

NEXT GENERATION EU - DECRETO N. 79 DEL 30.04.2024 - MINISTERO DELL'ISTRUZIONE E DEL MERITO DI CONCERTO CON IL MINISTERO DELL'ECONOMIA E DELLE FINANZE - PNRR - MISSIONE 4- ISTRUZIONE E RICERCA-COMPONENTE 1- INVESTIMENTO 1.1 - PIANO PER ASILI NIDO E SCUOLE D'INFANZIA E SERVIZI DI EDUCAZIONE E CURA PER LA PRIMA INFANZIA FINANZIATO DALL'UNIONE EUROPEA. INTERVENTO DENOMINATO: "RICONVERSIONE CON DEMOLIZIONE E RICOSTRUZIONE DELL'EDIFICIO SITO IN VIA MADONNA DELLE GRAZIE."

CUP: H57G2400050006

PROGETTO ESECUTIVO (Art. 41 e alleg. i.7 del D.Lgs. 36 / 2023)

Contenuto: Im.2 - IMPIANTI
- Planimetrie IMPIANTO di Riscaldamento / Condizionamento
- Planimetrie IMPIANTO Elettrico

Tav. 19

Il Progettista e Coordinatore Sicurezza in fase di Progettazione

Ing. Giulio MAMBELLI

Il R.U.P.

Ing. Claudio CAPPADONA

Il Dirigente del 6° Settore

Dott. Domenico LOMBARDO

L'Assessore ai LL.PP.

Ing. Santi ROMAGNOLO


Il Sindaco

Dott. Giuseppe MIDILI

Planimetrie IMPIANTO Riscaldamento / Condizionamento


PIANTA PIANO TERRA

Progetto (scala 1:100)

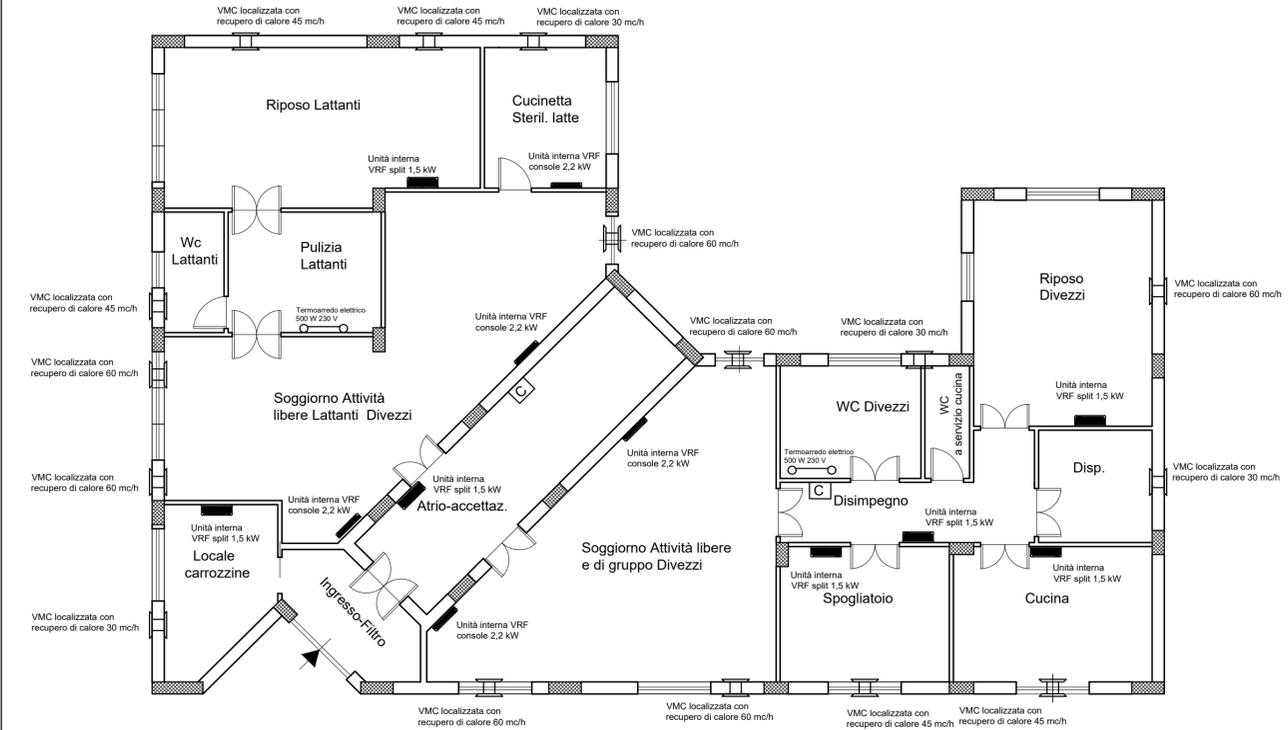

PIANTA PIANO PRIMO


Progetto (scala 1:100)

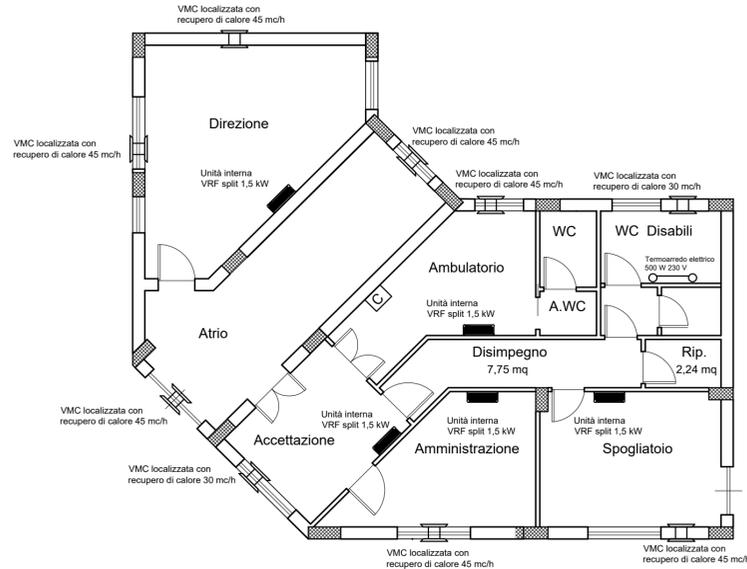

Planimetrie IMPIANTO Elettrico

PIANTA PIANO TERRA

Progetto (scala 1:100)

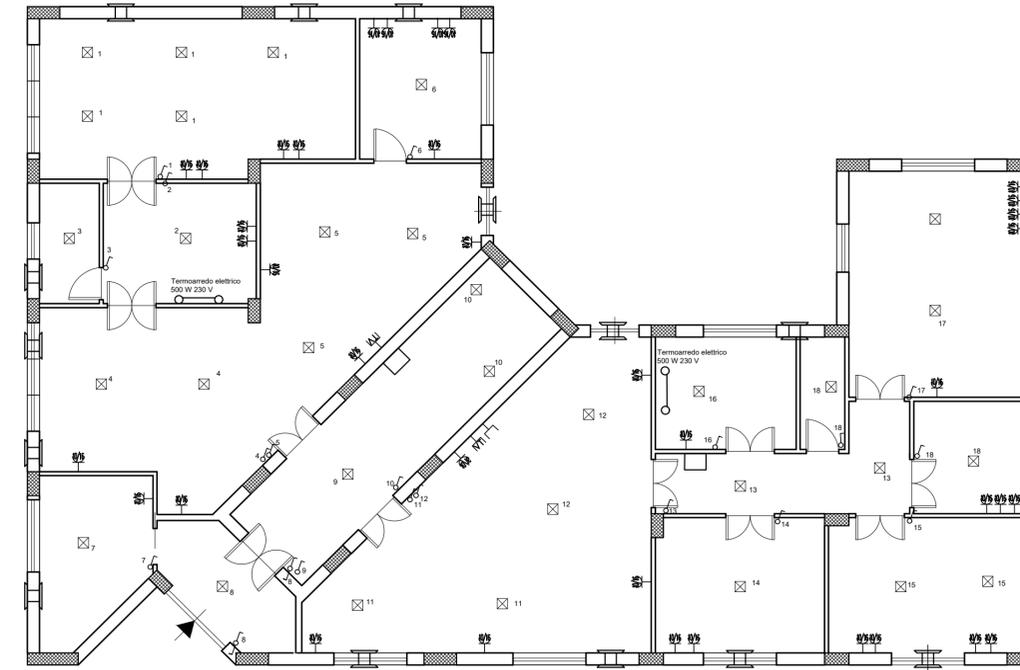

PIANTA PIANO PRIMO

Progetto (scala 1:100)

