

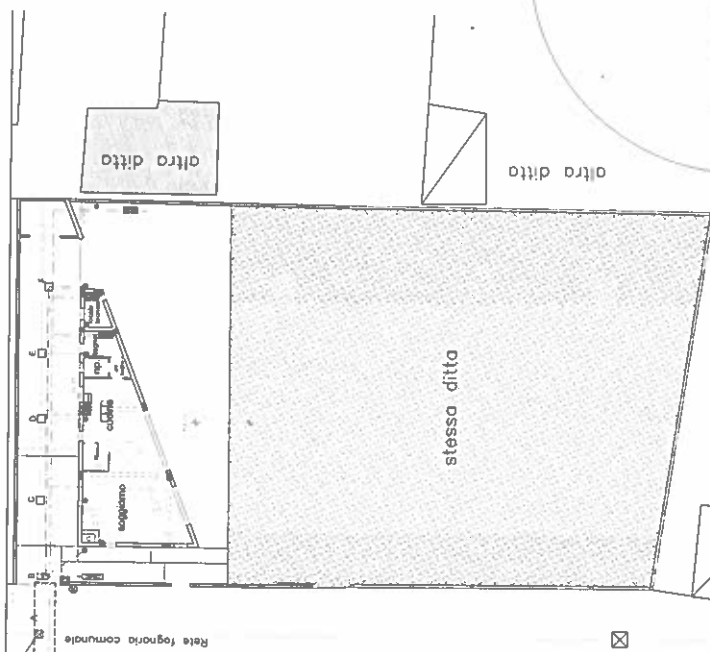
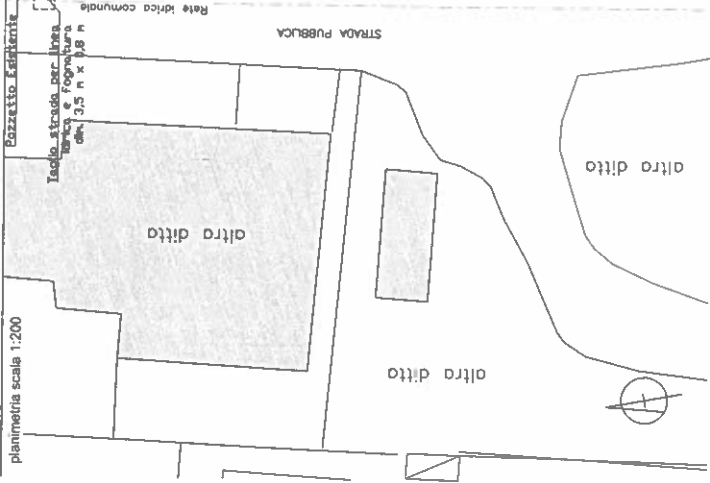
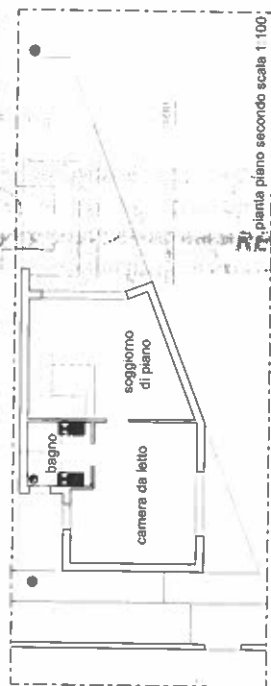


planimetria scala 1:200

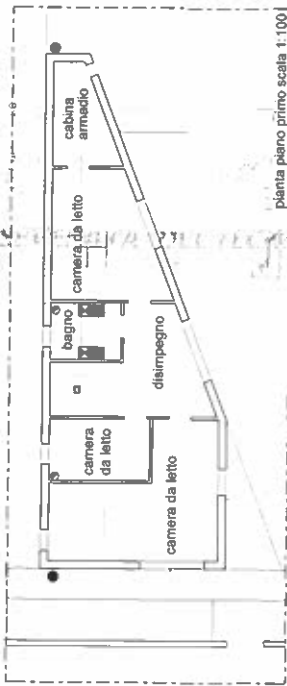

LEGGENDA I

- Pivote
- Colonna di scarico
- ◻ Locale portabatterie idrico
- ⊗ Contatore idrico
- Rete fognaria acque bianche
- Rete fognaria acque nere
- Rete idrica
- Pozzetto di ispezione
- ⊗ Pozzetto fognatura comunale
- ⊗ Rubinetto di arresto
- Punto di erogazione
- ▨ Servizio idrico per raccolta acque piovane

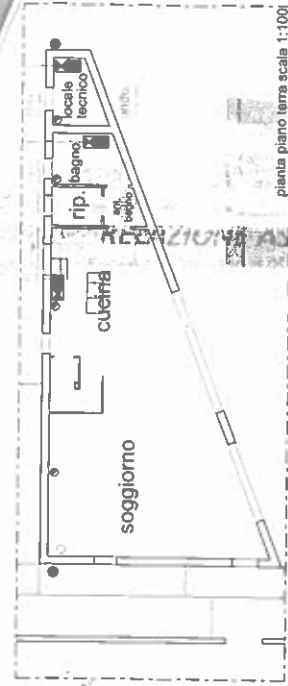

COMUNE DI MILAZZO
Provincia di Messina

PROGETTO PER LA REALIZZAZIONE DI UN FABBRICATO A TRE ELEVAZIONI F.T. IN VIA CAPRI - Aut. n. 265/022 del 12/07/2022

SERVIZIO IDRICO INTEGRATO

- Stralido PRO Igiene scala 1:5000
- Stralido casale scala 1:2000
- Planimetria Generale scala 1:200
- Pianta piano terra scala 1:100
- Pianta piano primo scala 1:100
- Pianta piano secondo scala 1:100
- Profilo longitudinale scala 1:20
- Particolare pozzetto scala 1:20

DITTA:
ZANFARDINO Gaetano

PROGETTISTA:
ZANFARDINO Ing. Gaetano


emissione DATA

stralido piano regolatore vigente scala 1:5000




stralido di mappa casalese foglio 7 parti 653, 658 e 634 scala 1:2000

particolare pozzetto per le ispezioni

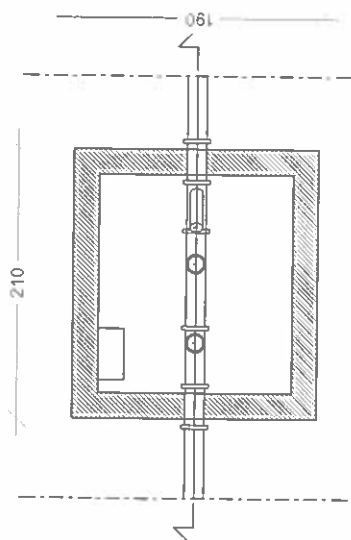

pianta scala 1:20

profilo longitudinale scala 1:100

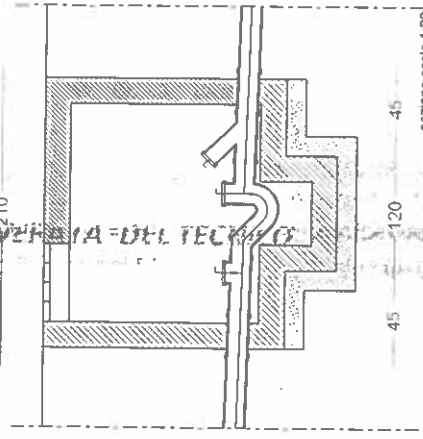

sezione scala 1:20